


PLANIMETRIA GENERALE
SCALA 1:100

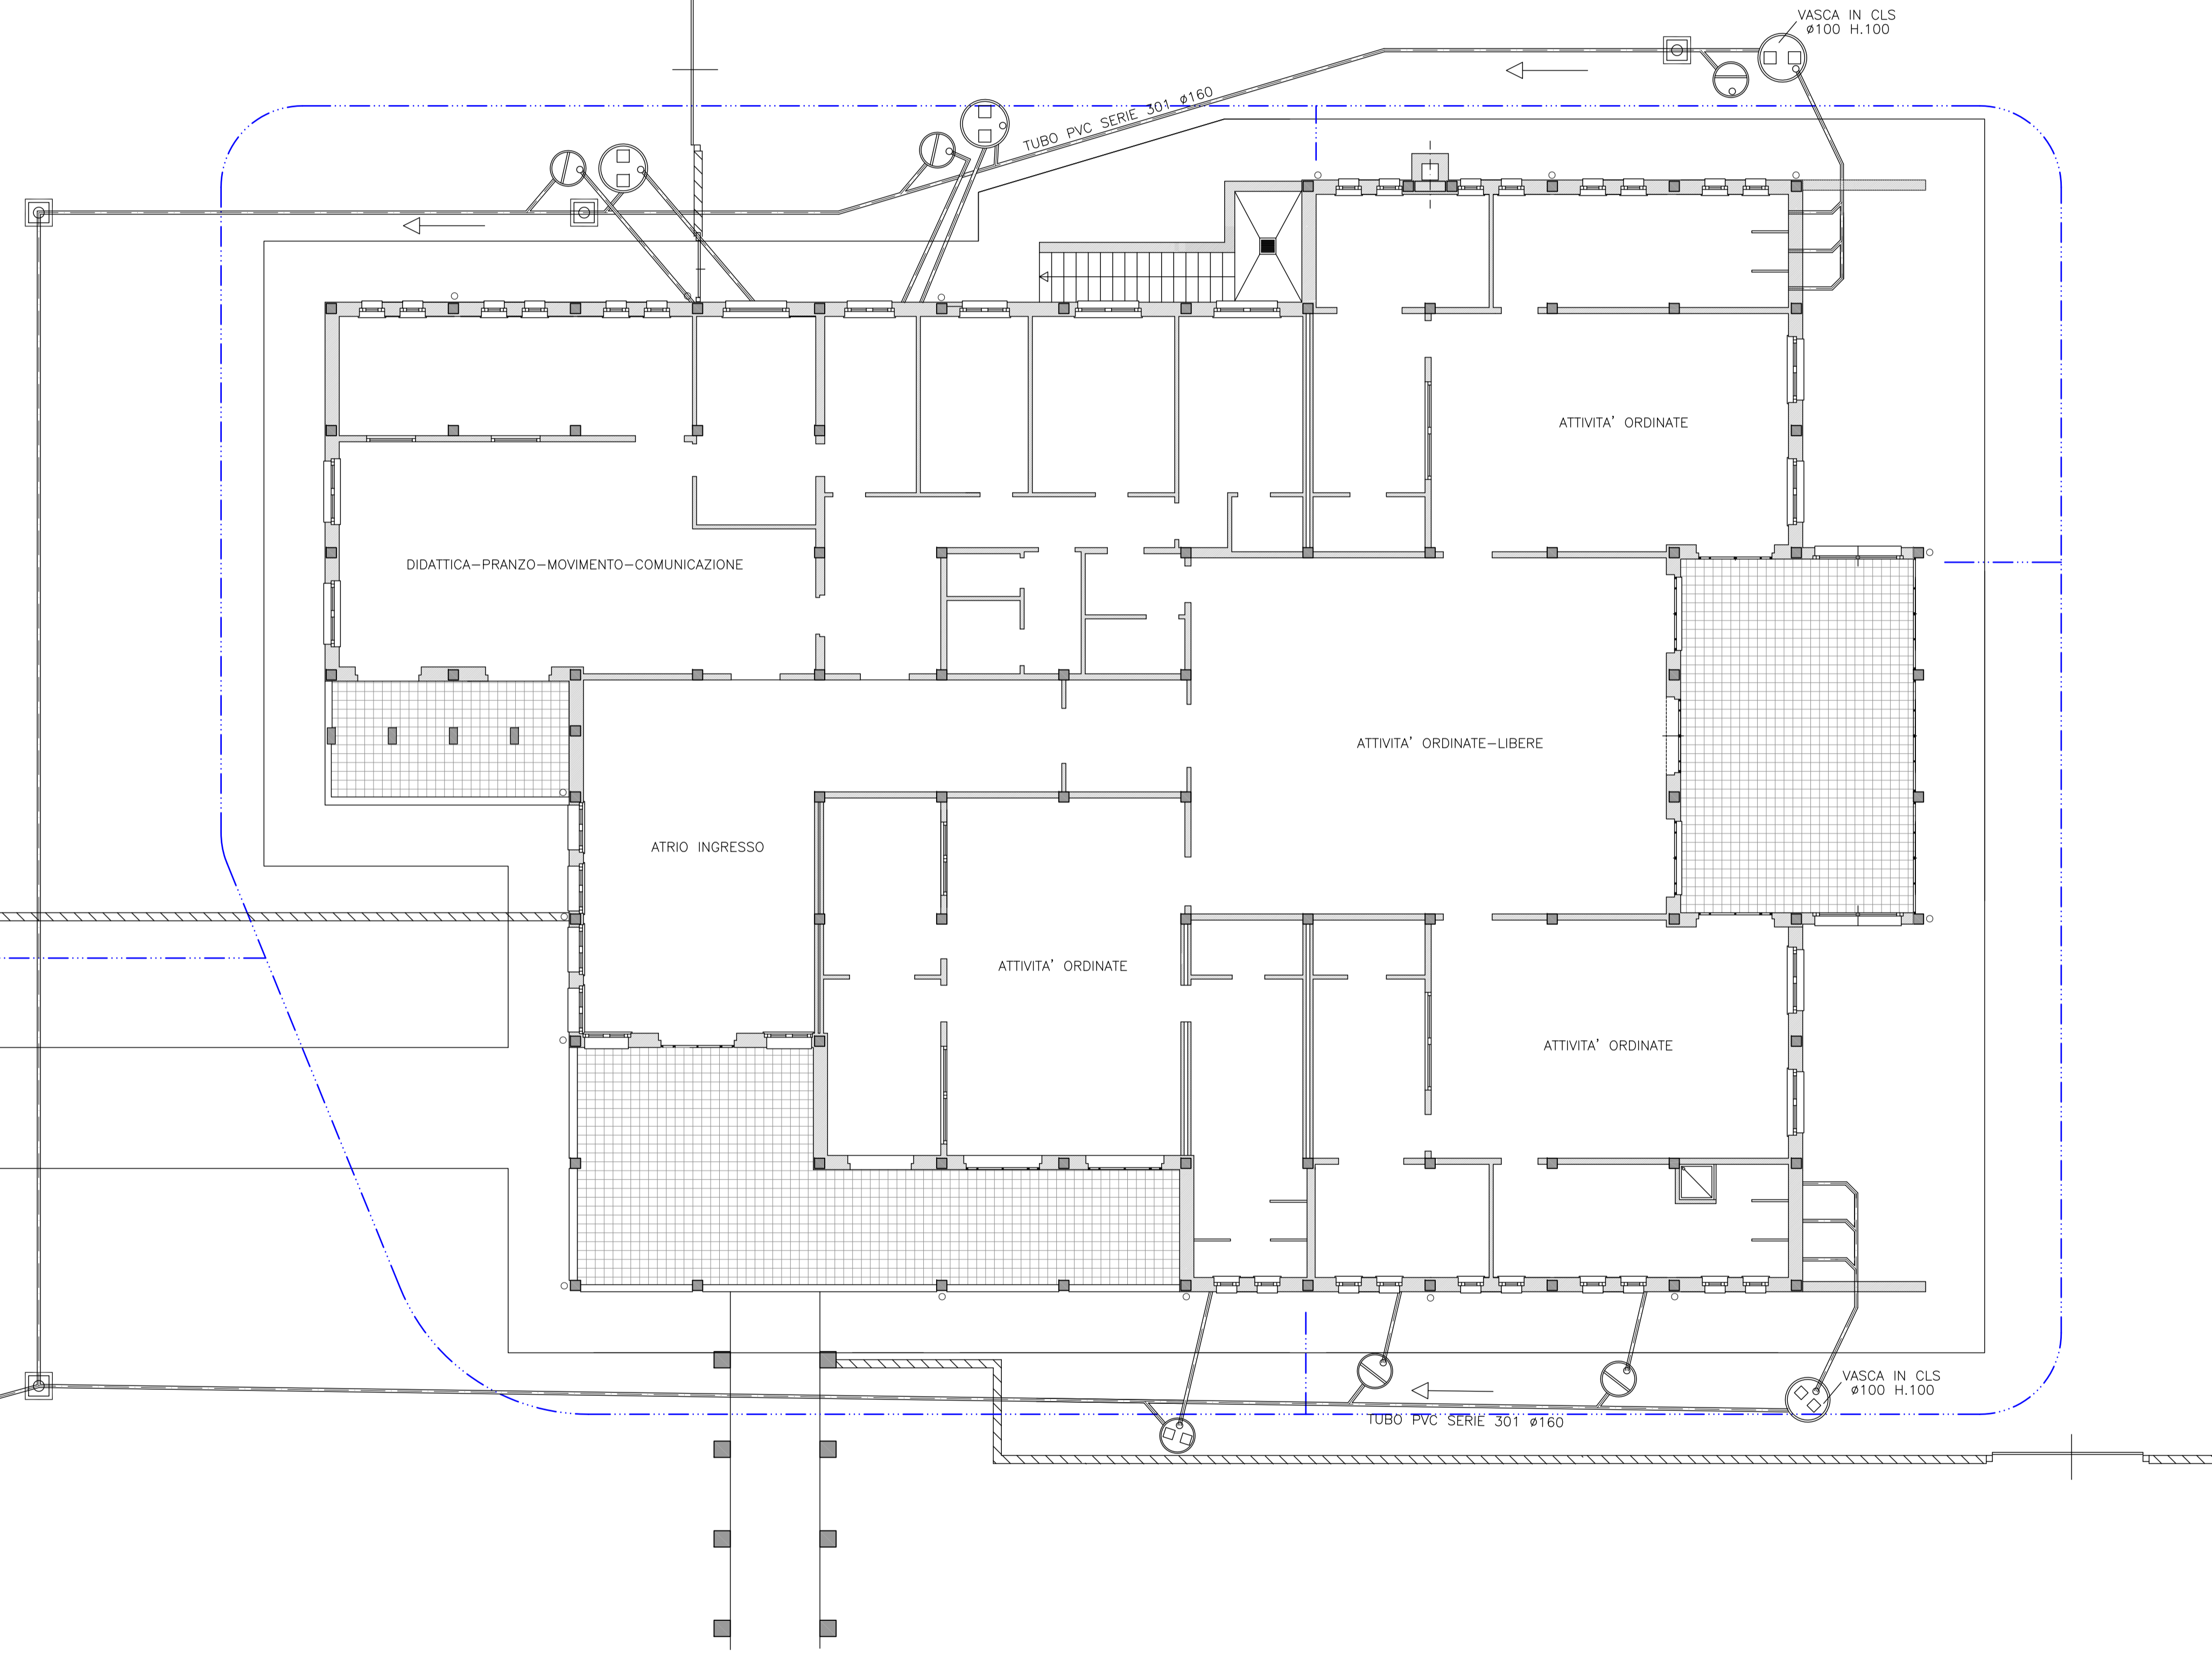

— LINEE DI FOGNATURA ESISTENTI
- - - LINEA ANTINCENDIO



Provincia di MANTOVA



Comune di CURTATONE



VARIANTE IN CORSO D'OPERA

01	23/09/2020	EMISSIONE PER VARIANTE IN CORSO D'OPERA	SP	IV
00	14/01/2020	EMISSIONE PER PROGETTO ESECUTIVO	SP	IV
revisore	data	oggetto	ds	cont.

progetto
INTERVENTI DI POTENZIAMENTO DELLA PRESTAZIONE STRUTTURALE DEL POLO DELL'INFANZIA DI BUSCOLDO
DETERMINA DI APPROVAZIONE DEL PROGETTO DI FATTIBILITA' TECNICA O ESTREMI
delibera n.126 del 24.08.2015
CUP H61E16000300004

committente	Comune di Curtatone	il Tecnico	ing. Ugo Ziggio
località	Via G. Maggolini, 10 - 46010 - Buscoldo	DATA	14/01/2020
elaborato	STATO ATTUALE PLANIMETRIA GENERALE	SEGNATURA	ING. UGO ZIGGIOTTO N. 355
n° tavola	Aese_08	scala	1:100
file	Aese_08		

UGO ZIGGIOTTO ingegnere
Via Modigliani, 5 - 46010 MONTANARA DI CURTATONE (MN)

graf. 2020-09-22